


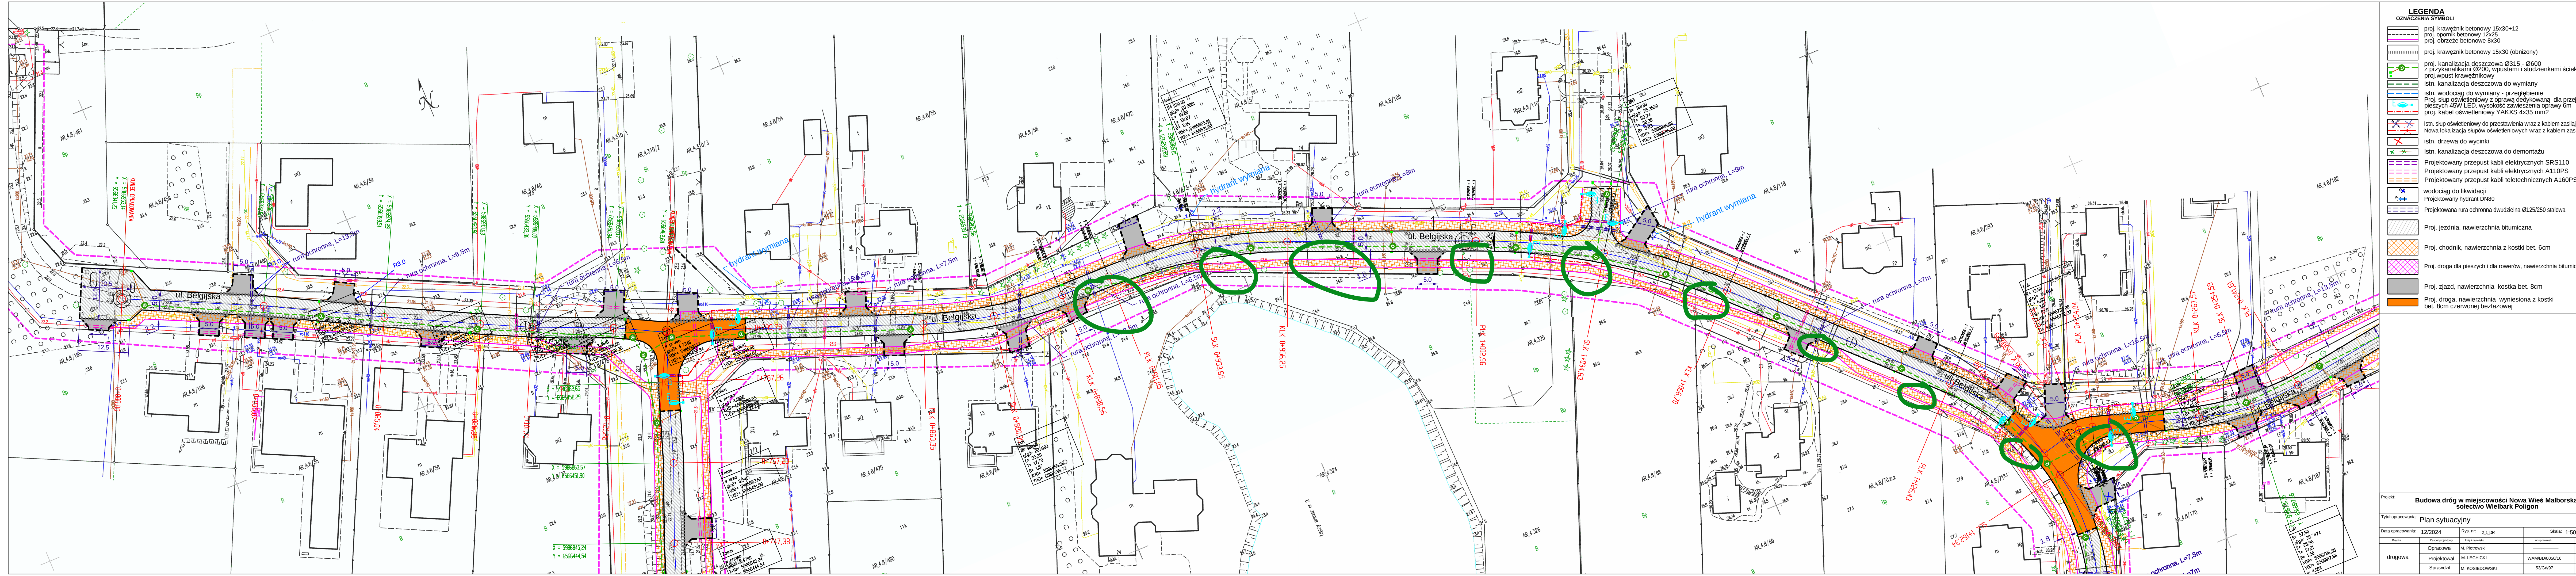

- LEGENDA**
OZNACZENIA SYMBOLI
- proj. krawężnik betonowy 15x30x12
 - proj. obrzeże betonowe 12x25
 - proj. obrzeże betonowe 8x30
 - proj. krawężnik betonowy 15x30 (obniżony)
 - proj. kanalizacja deszczowa Ø315 - Ø600 z przykanalikami Ø200, wpuściami i studzienkami ściekowymi
 - proj. wypust krawężnikowy
 - istn. kanalizacja deszczowa do wymiany
 - istn. wodociąg do wymiany - przebieganie
 - Proj. słup oświetleniowy z oprawą dedykowaną dla przejść dla pieszych 45W LED, wysokość zawieszenia oprawy 6m
 - proj. kabel oświetleniowy YAKXS 4x35 mm2
 - Istn. słup oświetleniowy do zastąpienia wraz z kablem zasilającym
 - Nowa lokalizacja słupów oświetleniowych wraz z kablem zasilającym
 - Istn. drzewa do wycinki
 - Istn. kanalizacja deszczowa do demontażu
 - Projektowany przepust kabli elektrycznych SRS110
 - Projektowany przepust kabli elektrycznych A110PS
 - Projektowany przepust kabli teletechnicznych A160PS
 - wodociąg do likwidacji
 - Projektowany hydrant DN80
 - Projektowana rura ochronna dwudzielna Ø125/250 stalowa
 - Proj. jezdnia, nawierzchnia bitumiczna
 - Proj. chodnik, nawierzchnia z kostki bet. 6cm
 - Proj. droga dla pieszych i dla rowerów, nawierzchnia bitumiczna
 - Proj. zjazd, nawierzchnia kostka bet. 8cm
 - Proj. droga, nawierzchnia wymieszana z kostki bet. 8cm czerwonej bezfazowej

Projekt: Budowa dróg w miejscowości Nowa Wieś Małborska, sołectwo Wielbark Połigon			
Tytuł opracowania: Plan Sytuacyjny			
Data opracowania: 12/2024		Rys. nr: 2_1_RP	
Opracował: M. Potrowski		Skala: 1:500	
Projektował: M. Lechicki		WAM/BD/005016	
Sprawdził: M. Kosiedowski		5350997	